


1. SYMBOLE ELEKTRYCZNE NA RYSUNKU BP-0-M-WZ-IE-600.0
2. TEN RYSUNEK POWINIEN BYĆ CZYTANY Z RYSUNKAMI KONSTRUKCYJNYMI, ARCHITEKTONICZNYMI, INSTALACJI SANITARNYCH Z OPISEM TECHNICZNYM, RYSUNKAMI ELEKTRYCZNYMI
3. WYSOKOŚĆ MONTAŻU GNIAZDEK DO USTALENIA NA BUDOWIE
4. PRZY KAŻDYM WYPUSZCIE ZOSTAWIĆ MIN. 1M ZAPASU PRZEWODU
5. KOŃCÓWKI KABLI WSZYSTKICH WYPUSTÓW NALEŻY ODPOWIEDNIO ZABEZPIECZYĆ PRZED PRZYPADKOWYM DOTYKIEM
6. MONTAŻ OPRAW DO SUFITU PODWIESZONEGO ORAZ SUFITU WŁAŚCIWEGO
7. WYSOKOŚĆ MONTAŻU WŁĄCZNIKÓW OŚWIETLENIOWYCH DO UZGODNIENIA NA BUDOWIE
8. OPRAWY KIERUNKOWE BĘDĄ WYPOSAŻONE W INWERTERY
9. OPRAWY OZNACZONE JAKO AW (AWARYJNE) SĄ WYPOSAŻONE W INWERTERY

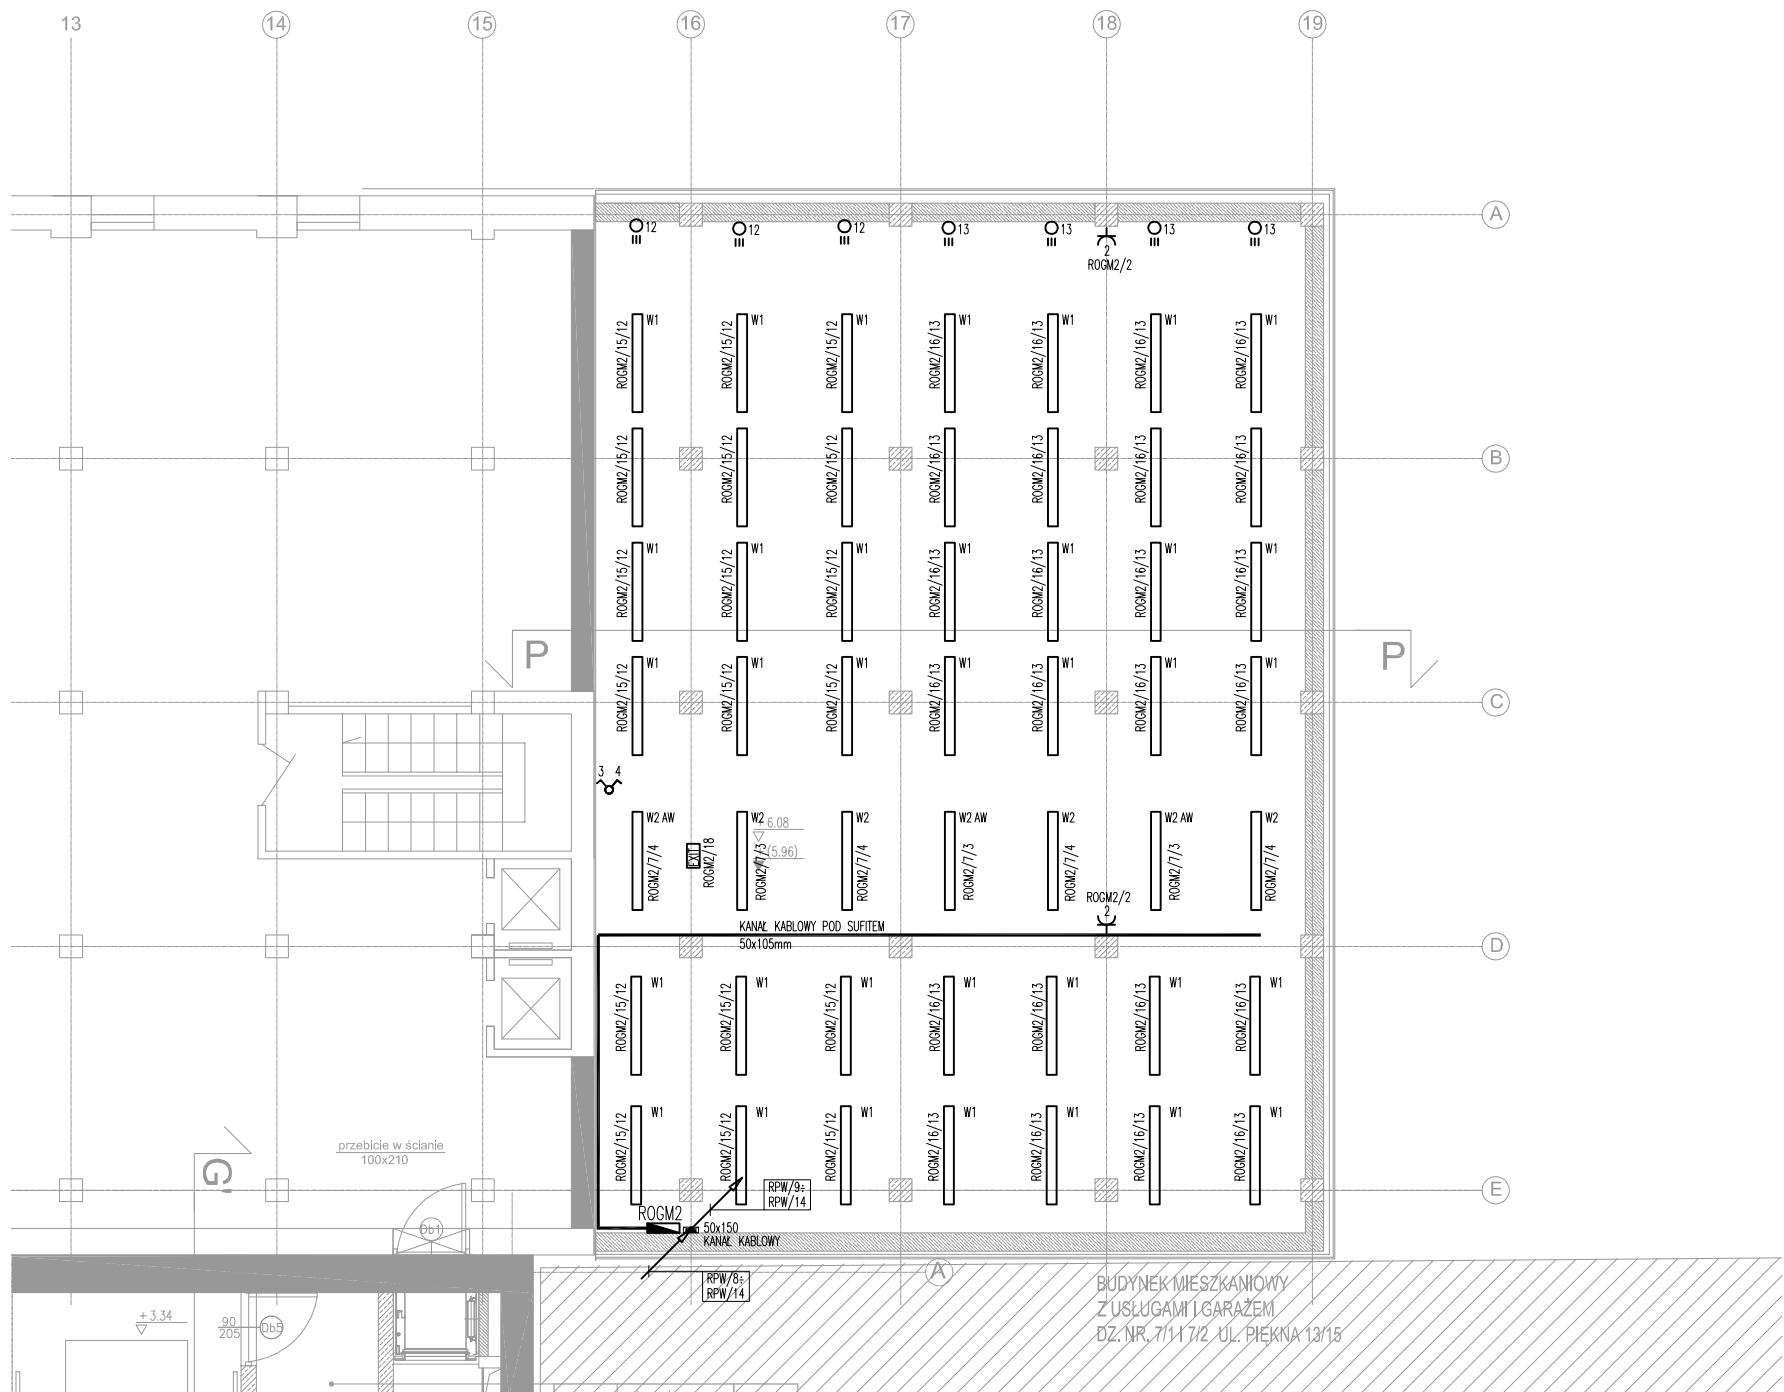

TEMAT: ROZBUDOWA I MODERNIZACJA BIBLIOTEKI PUBLICZNEJ M.ST. WARSZAWY ORAZ BIBLIOTEKI GŁÓWNEJ WOJEWÓDZTWA MAZOWIECKIEGO

PROJEKTANT GENERALNY:

PROJEKTY BRANŻOWE:

FAZA:

PROJEKT WYKONAWCZY ZAMIENNY

WZ

TREŚĆ RYSUNKU:

BULANDA, MUCHA - ARCHITEKCI Sp. z o.o.

ARUP

Ove Arup & Partners International Limited Sp.z.o.o.
Oddział w Polsce
Saski Crescent, ul. Królewska 16
00-103 Warszawa Poland
Tel +48 022 455 45 54 Fax +48 022 455 45 55
www.arup.com

BRANŻA:

ELEKTRYCZNA

IE

PLAN INSTALACJI ELEKTRYCZNYCH
POZIOM +2 (+6,08)

01-839 Warszawa ul. Barcicka 14
biuro techniczne ul. Lipińska 4
tel. 561-01-50 fax. 561-01-51
e-mail bimarch@bimarch.pl

ZESPÓŁ PROJEKTOWY:
MAREK GÓRSKI MAZ/0385/POOE/07
DARIUSZ SZYMAŃSKI

SPRAWDZAJĄCY:
PIOTR KONARZEWSKI MAZ/0429/POOE/06

NR RYSUNKU: **BP-0-M-WZ-IE-204.4**

SKALA: 1:100