


1. SYMBOLE ELEKTRYCZNE NA RYSUNKU BP-0-M-WZ-IE-600.0
2. TEN RYSUNEK POWINIEN BYĆ CZYTANY Z RYSUNKAMI KONSTRUKCYJNYMI, ARCHITEKTONICZNYMI, INSTALACJI SANITARNYCH Z OPISEM TECHNICZNYM, RYSUNKAMI ELEKTRYCZNYMI
3. WYSOKOŚĆ MONTAŻU GNIAZDEK DO USTALENIA NA BUDOWIE
4. PRZY KAŻDYM WYPUŚCIE ZOSTAWIĆ MIN. 1M ZAPASU PRZEWODU
5. KOŃCÓWKI KABLI WSZYSTKICH WYPUSTÓW NALEŻY ODPOWIEDNIO ZABEZPIECZYĆ PRZED PRZYPADKOWYM DOTYKIEM
6. MONTAŻ OPRAW DO SUFITU PODWIESZONEGO ORAZ SUFITU WŁAŚCIWEGO
7. WYSOKOŚĆ MONTAŻU WŁĄCZNIKÓW OŚWIETLENIOWYCH DO UZGODNIENIA NA BUDOWIE
8. OPRAWY KIERUNKOWE BĘDĄ WYPOSAŻONE W INWERTERY
9. OPRAWY OZNACZONE JAKO AW (AWARYJNE) SĄ WYPOSAŻONE W INWERTERY

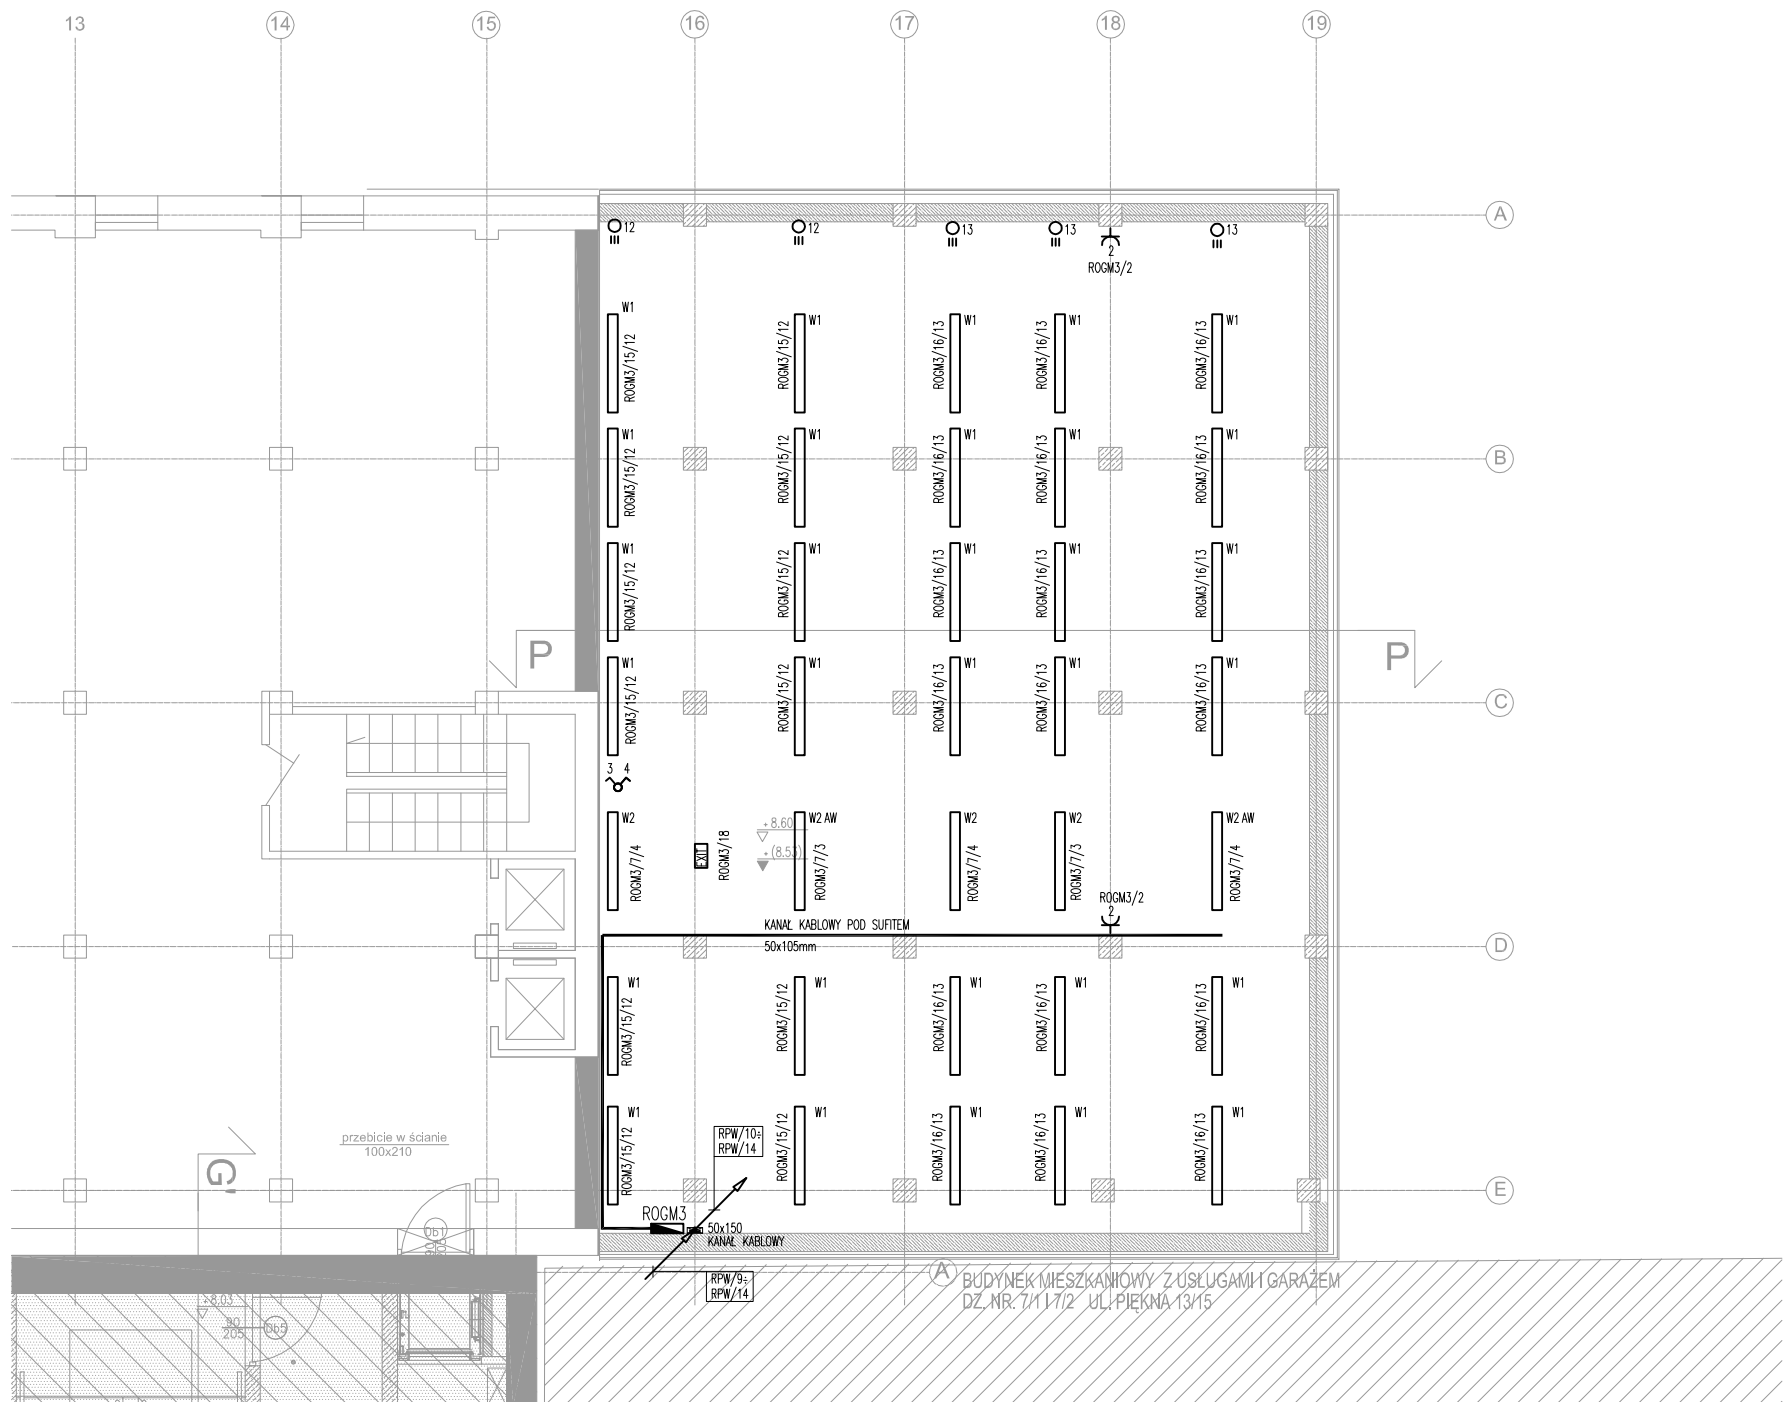

TEMAT: ROZBUDOWA I MODERNIZACJA BIBLIOTEKI PUBLICZNEJ M.ST. WARSZAWY ORAZ BIBLIOTEKI GŁÓWNEJ WOJEWÓDZTWA MAZOWIECKIEGO

PROJEKTANT GENERALNY:

**BULANDA, MUCHA - ARCHITEKCI Sp. z o.o.**  
 01-839 Warszawa ul. Barcicka 14  
 biuro techniczne ul. Lipińska 4  
 tel. 561-01-50 fax. 561-01-51  
 e-mail: bimarch@bimarch.pl

PROJEKTY BRANŻOWE:

**ARUP**  
 Ove Arup & Partners International Limited Sp. z o.o.  
 Oddział w Polsce  
 Saski Crescent, ul. Królewska 16  
 00-103 Warszawa Poland  
 Tel +48 022 455 45 54 Fax +48 022 455 45 55  
 www.arup.com

FAZA:

PROJEKT WYKONAWCZY ZAMIENNY

WZ

BRANŻA:

ELEKTRYCZNA

IE

ZESPÓŁ PROJEKTOWY:

MAREK GÓRSKI MAZ/0385/POOE/07  
 DARIUSZ SZYMAŃSKI

SPRAWDZAJĄCY:

PIOTR KONARZEWSKI MAZ/0429/POOE/06

TREŚĆ RYSUNKU:

PLAN INSTALACJI ELEKTRYCZNYCH  
 POZIOM +3 (+8,60)

NR RYSUNKU:

**BP-0-M-WZ-IE-205.4**

SKALA:

1:100