


1. SYMBOLE ELEKTRYCZNE NA RYSUNKU BP-0-M-WZ-IE-600.0
2. TEN RYSUNEK POWINIEN BYĆ CZYTANY Z RYSUNKAMI KONSTRUKCYJNYMI, ARCHITEKTONICZNYMI, INSTALACJI SANITARNYCH Z OPISEM TECHNICZNYM, RYSUNKAMI ELEKTRYCZNYMI
3. WYSOKOŚĆ MONTAŻU GNIAZDEK DO USTALENIA NA BUDOWIE
4. PRZY KAŻDYM WYPUŚCIE ZOSTAWIĆ MIN. 1M ZAPASU PRZEWODU
5. KOŃCÓWKI KABLI WSZYSTKICH WYPUSTÓW NALEŻY ODPOWIEDNIO ZABEZPIECZYĆ PRZED PRZYPADKOWYM DOTYKIEM
6. MONTAŻ OPRAW DO SUFITU PODWIESZONEGO ORAZ SUFITU WŁAŚCIWEGO
7. WYSOKOŚĆ MONTAŻU WŁĄCZNIKÓW OŚWIETLENIOWYCH DO UZGODNIENIA NA BUDOWIE
8. OPRAWY KIERUNKOWE BĘDĄ WYPOSAŻONE W INWERTERY
9. OPRAWY OZNACZONE JAKO AW (AWARYJNE) SĄ WYPOSAŻONE W INWERTERY

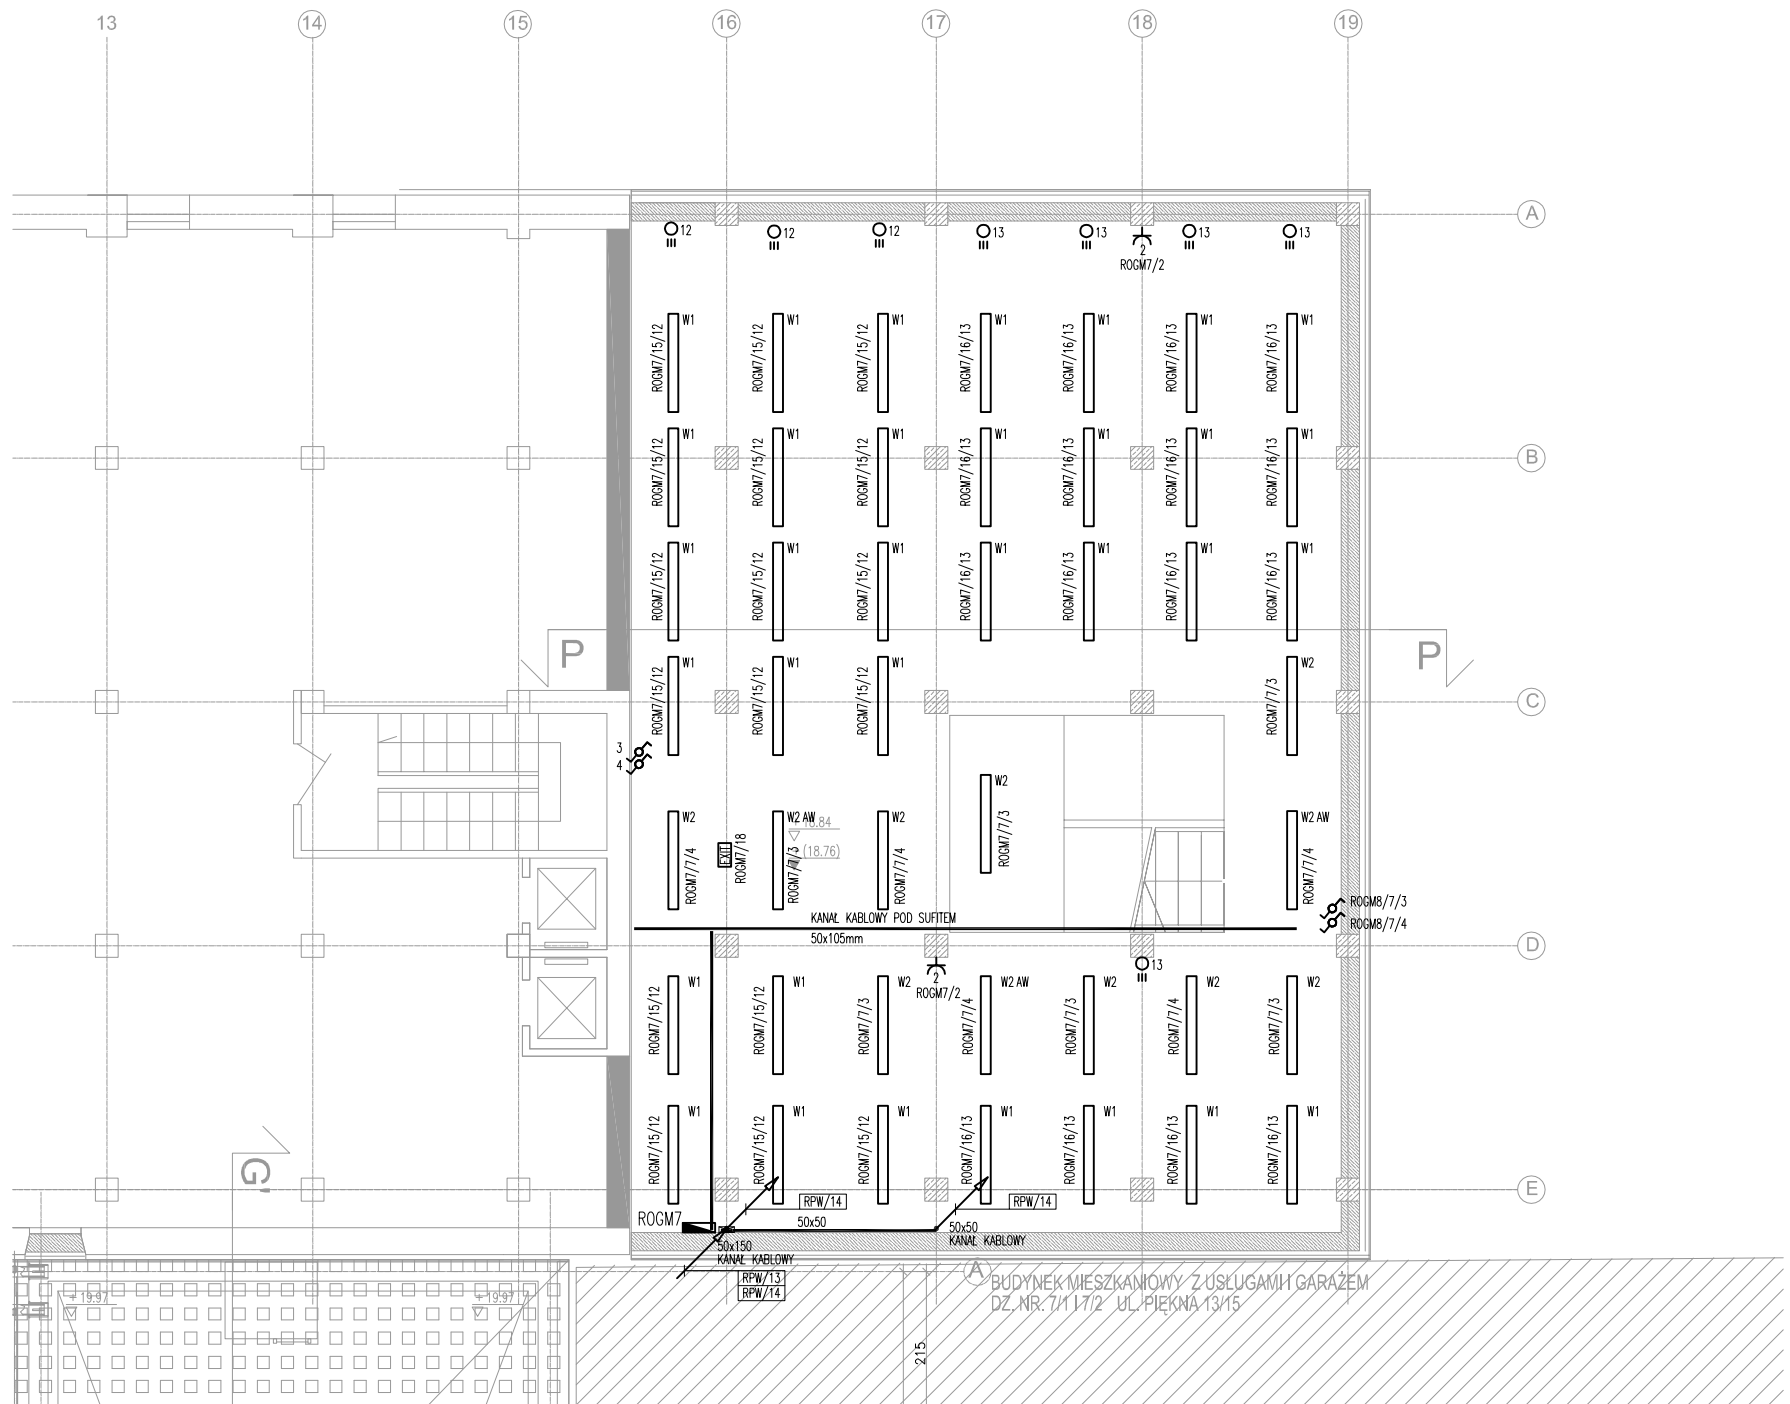

TEMAT: ROZBUDOWA I MODERNIZACJA BIBLIOTEKI PUBLICZNEJ M.ST. WARSZAWY ORAZ BIBLIOTEKI GŁÓWNEJ WOJEWÓDZTWA MAZOWIECKIEGO

PROJEKTANT GENERALNY:

PROJEKTY BRANŻOWE:

FAZA:

PROJEKT WYKONAWCZY ZAMIENNY

WZ

TREŚĆ RYSUNKU:

BULANDA, MUCHA - ARCHITEKCI Sp. z o.o.

**ARUP**

Ove Arup & Partners International Limited Sp.z.o.o.  
Oddział w Polsce  
Saski Crescent, ul. Królewska 16  
00-103 Warszawa Poland  
Tel +48 022 455 45 54 Fax +48 022 455 45 55  
www.arup.com

BRANŻA:

ELEKTRYCZNA

IE

PLAN INSTALACJI ELEKTRYCZNYCH  
POZIOM +7 (+18,84)

01-839 Warszawa ul. Barcicka 14  
biuro techniczne ul. Lipińska 4  
tel. 561-01-50 fax. 561-01-51  
e-mail bimarch@bimarch.pl

ZESPÓŁ PROJEKTOWY:  
MAREK GÓRSKI MAZ/0385/POOE/07  
DARIUSZ SZYMAŃSKI

SPRAWDZAJĄCY:  
PIOTR KONARZEWSKI MAZ/0429/POOE/06

NR RYSUNKU: **BP-0-M-WZ-IE-209.4**

SKALA: 1:100